


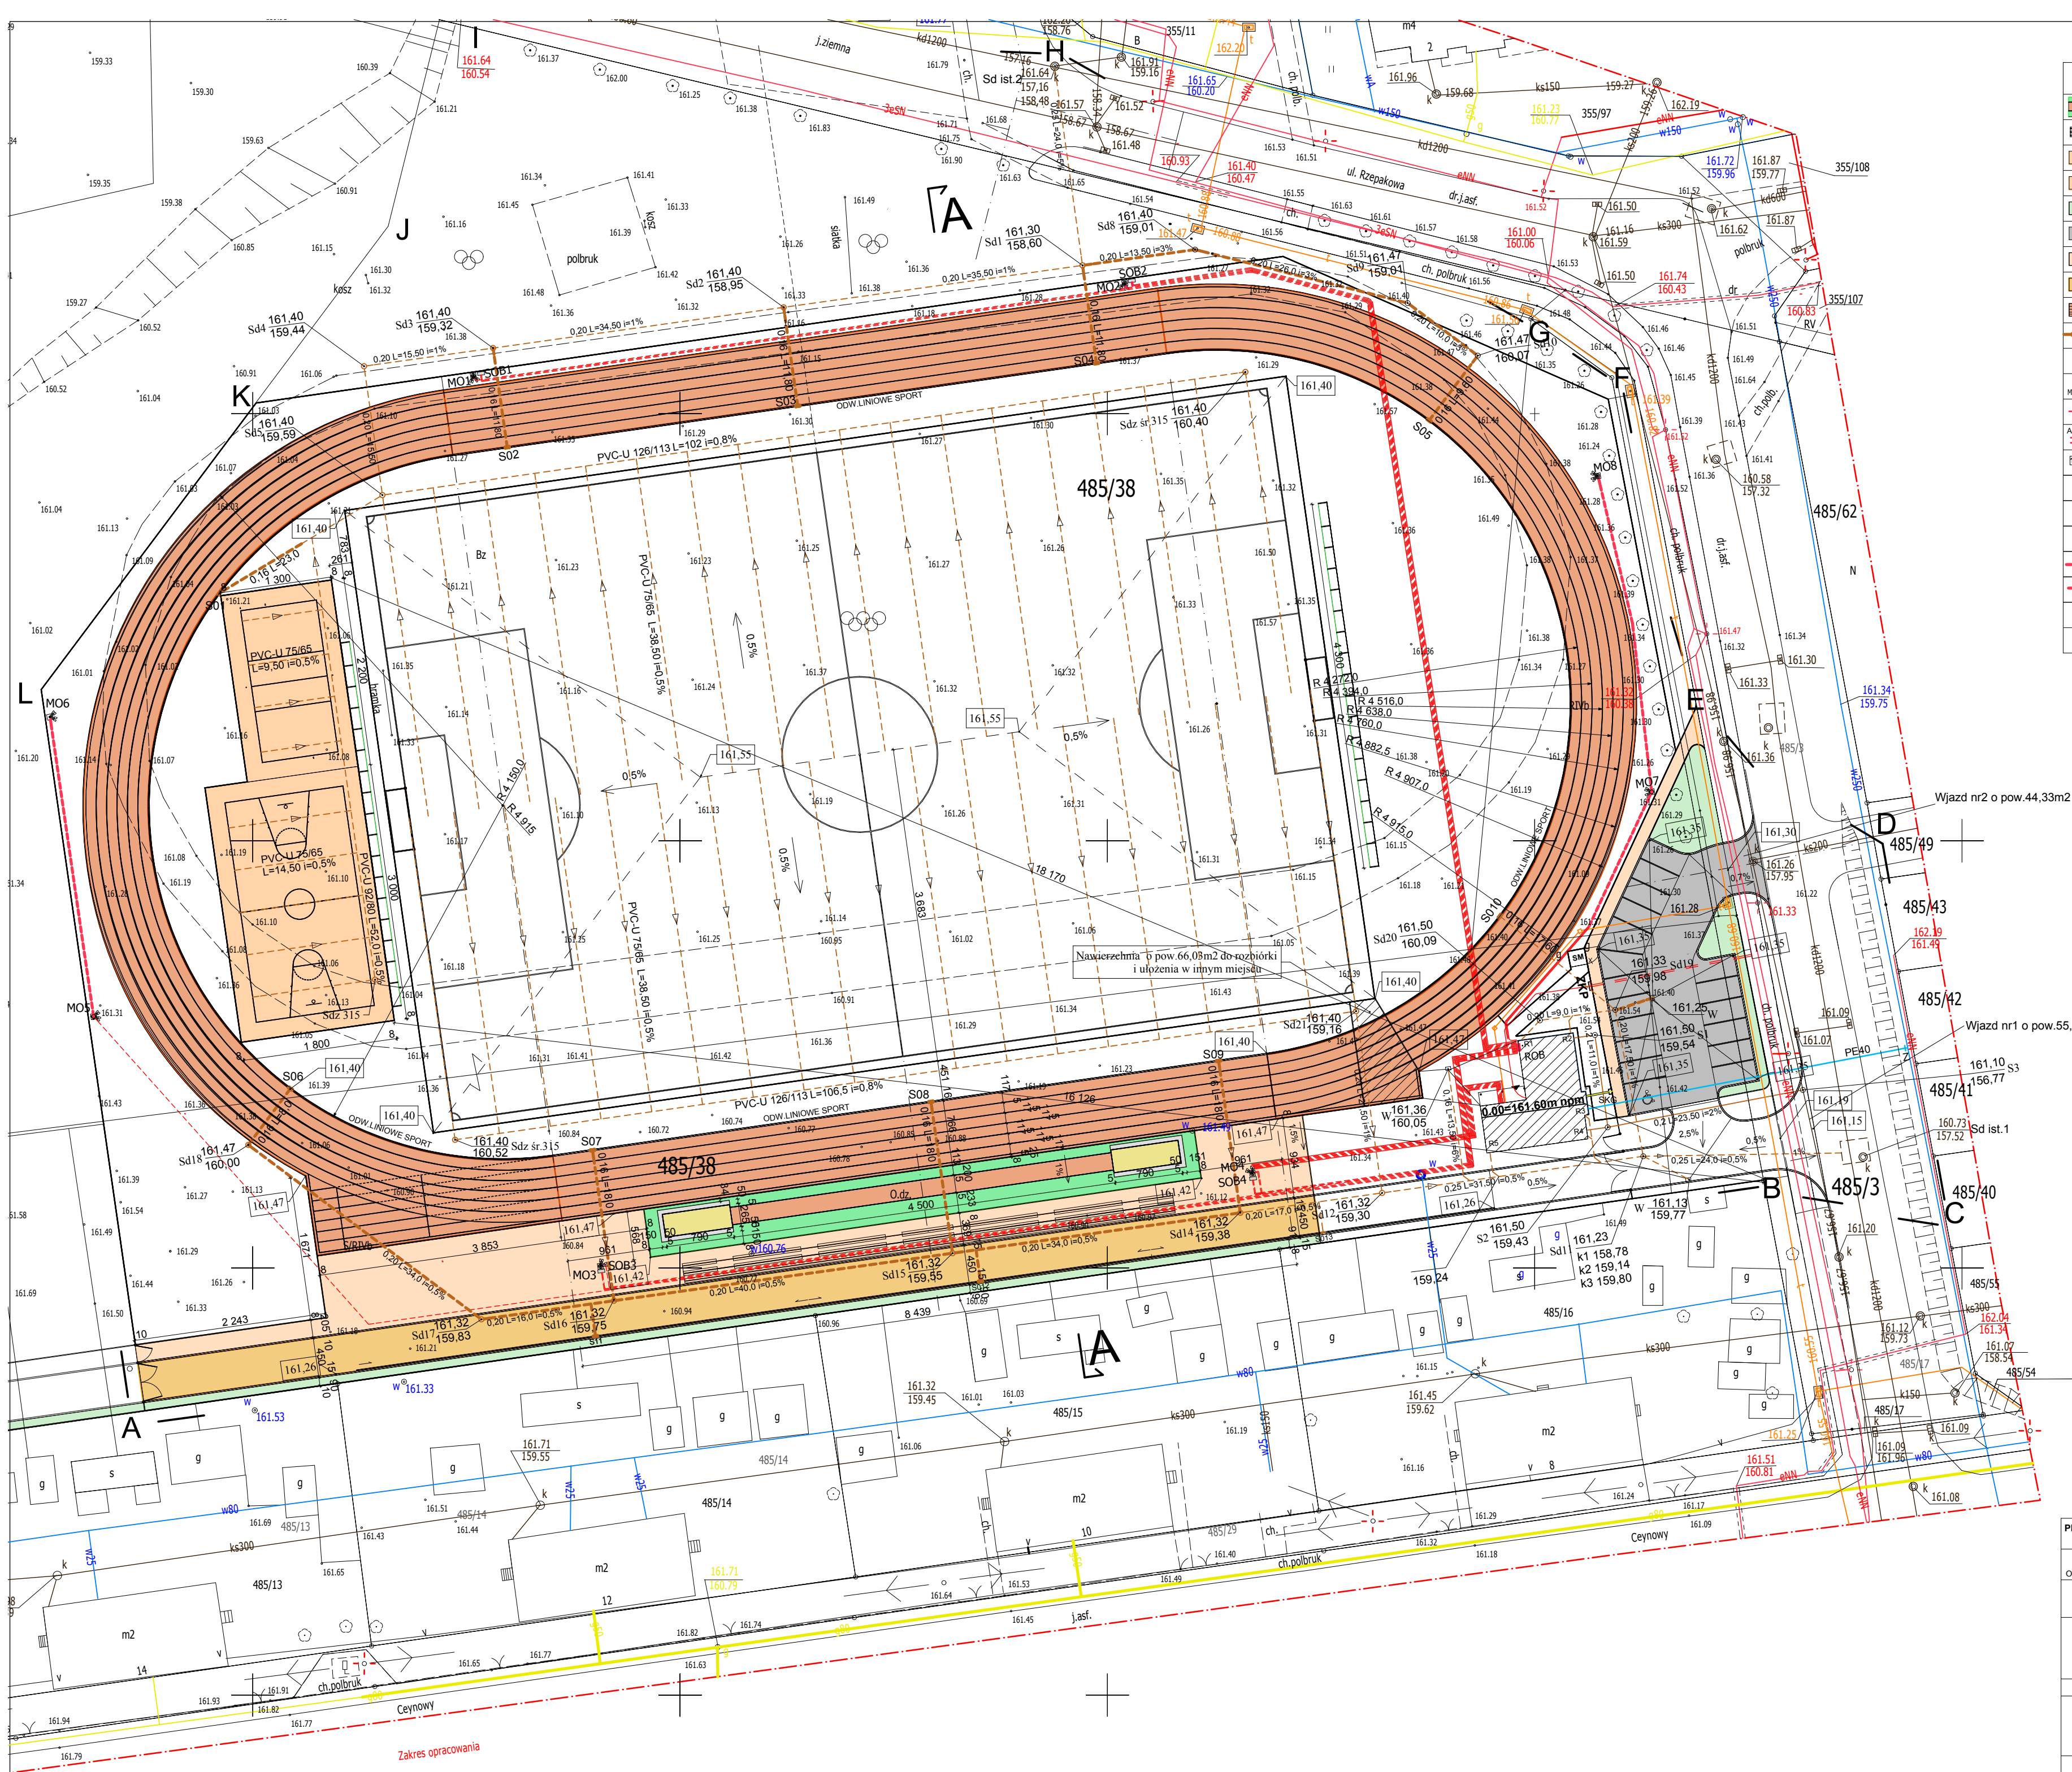

LEGENDA: A-B-C-D-E-F-G-H-I-J-K-L-A GRANICA OPRACOWANIA	
Elementy zagospodarowania PROJEKTOWANE	Elementy zagospodarowania ISTNIEJĄCE
SKOCZNIA DO SKOKU W DĄŁ Z ROZBIEGIEM PROJ.	ZAGOSPODAROWANIE BEZ ZMIAN
WIDOWNIA PRZESTAWNA PROJ.	ŚMIETNIK - PLACYK GOSPODARZY
BOISKO DO PIŁKI SIATKOWEJ Z PASMEM BEZPIECZEŃSTWA PROJ.	SIEĆ KANALIZACJI DESZCZOWEJ IST.
BOISKO DO PIŁKI KOSZYKOWEJ Z PASMEM BEZPIECZEŃSTWA PROJ.	SIEĆ KANALIZACJI SANITARNEJ IST.
ZIELEN PROJEKTOWANA	ŚLUP OŚWIETLENIOWY IST.
PARKING I DOJAZDY PROJ.	w 100 SIEĆ WODOCIĄGOWA IST.
CIĄGI PIESZE PROJ.	eNN KABEL ENERGETYCZNY eNN IST.
CIĄGI PIESZOJEZDNE PROJ.	eANN KABEL ENERGETYCZNY eANN IST.
BIEŻNIA OKÓLNA 6 TOROWA PROJ.	ZŁĄCZE KONTROLNO-POMIAROWE ISTN.
ZEWNIĘTRZNA INST. KANALIZACJI DESZCZOWEJ PROJ.	OGRODZENIE ISTNIEJĄCE
ODWODNIENIE LINIOWE	INSTALACJA TELETECHNICZNA
MASZT OŚWIETLENIOWY PROJ.	SKARPY ISTNIEJĄCE
KABLE ELEKTROENERGETYCZNE OŚWIETLENIOWE PROJ.	40 PE PRZYŁĄCZE WODOCIĄGOWE ISTN.
RURA OCHRONNA PROJ.	DRENAŻ
KOTY WYSOKOŚCIOWE PROJ.	PRZYŁĄCZE KANALIZACJI DESZCZOWEJ ISTN.
PROJ. WEJŚCIA DO BUDYNKÓW	PRZYŁĄCZE KANALIZACJI SANITARNEJ ISTN.
WPUSY DESZCZOWE PROJ.	MASZT OŚWIETLENIOWY IST.
MIEJSCA POSTOJOWE DLA OSÓB NIEPEŁNOSPRAWNYCH PROJ.	BRAMA Z FURTką ISTN.
KABEL ZASILAJĄCY KAMERY PROJ.	OGRODZENIE ISTNIEJ.
KABLE SYGNALOWE CCTV W RURZE OCHRONNEJ DVK 50 PROJ.	KANALIZACJA TELETECHNICZNA ZE STUDIAMI SK1
	ZEWNIĘTRZNA INSTALACJA GAZU ISTNIEJ.
	ZALICZNIKOWE PRZYŁ. ELEKTROENERGETYCZNE ISTN.

BILANS TERENU II ETAPU

OZNACZENIE	RODZAJ ZAGOSPOD.	POW. w m ²
	ZIELEN PROJEKTOWANA	234.63
	BIEŻNIA 6 TOROWA	3536.27
	PIESZOJEZDNE PROJEKT	625.79
	CIĄGI PIESZE PROJEKT.	833.28
	WJAZD NR2 Z PARKINGIEM	435.79
	ROZBIEG DO SKOKU W DĄŁ	90.00
	ZESKOCZENIE DO SKOKU	41.87
	ŁAPACZ PIASKU	19.75
	PASY BEZPIECZEŃSTWA ROZBIEGU SKOKU W DĄŁ	201.10
	BOISKO DO PIŁKI SIATKOWEJ Z PASMEM BEZPIECZEŃSTWA	286.00
	BOISKO DO PIŁKI KOSZYKOWEJ Z PASMEM BEZPIECZEŃSTWA	540.00
	RAZEM	6844.48

Niniejszym oświadczam że projekt budowlany opracowano metodą elektroniczną na bazie mapy sytuacyjno-wysokościowej, która jest zgodna z oryginałem przyjętym do zasobu Powiatowego Ośrodka Dokumentacji Geodezyjnej i Kartograficznej w Chojnicach w dniu 10 09 2009 pod nr ewid.1017/09

MGR INŻ. ARCH. Z. KUPEL

PRACOWNIA PROJEKTOWA PROJEKTOWANIE I NADZOROWANIE ZDZISŁAW KUPEL	
89-600 CHOJNICE, ul. Sukieników 6	
NAZWA I ADRES PROJEKTOWANEGO OBIEKTU BUDOWLANEGO: BUDOWA BOISKA Z ZAPLECZEM SOCJALNYM W CHOJNICACH PRZY UL. RZEPAKOWEJ I BAŁTYCKIEJ	
PROJEKT ZAGOSPODAROWANIA TERENU ETAP II	
SKALA: 1:500	
NR RYS.: 1	
PROJ. ARCHITEKTURY MGR INŻ. ARCH. Z. KUPEL	PROJ. KONSTR.-BUD. INŻ. BUD. K. DERUBA
U.B.VAN-KZ-7210/7379/88 w specj. architekt.	KI-II-7432-24/98 w specj. architekt.
Data: 15.10.2009	Data: 15.10.2009
PROJ. INST. SANITARNYCH HUBERT POTULSKI	PROJ. INST. ELEKT. mgr inż. ZENON TRĄBALA
UPR.NR. 661/88 UPR.NR. 299/74 6g UPR.NR. GP-KZ-7342/425/94	UPR.NR. NB-7210/253/79 SPECJ.INST. ELEKTRYCZNYCH
Data: 15.10.2009	Data: 15.10.2009
SPRAWDZAJĄCY: MGR INŻ. M. PILARSKA	SPRAWDZAJĄCY INST. ELEKT. mgr inż. ZDZISŁAW BIELAWSKI
GP-RZ-8386/5/93 w specj. arch. konstr. i sanitarnej	UPR.NR. UAN-KZ-7210/7/87 SPECJ.INST. ELEKTRYCZNYCH
Data: 15.10.2009	Data: 15.10.2009